


SCALMETRO  
0m 1m 3m  
PIANTA PIANO PRIMO  
(stralcio)


LEGENDA - IMPIANTO ELETTRICO			
	scatola da incasso serie civili		access point wifi
	scatola da incasso IP 65		suoneria
	interruttore		punto di alimentazione
	deviatore		aerazione
	pulsante a tirare (allarme)		quadro elettrico
	presa UNEL bipasso 2P+T 10/16A		armadio di rete
	presa bipasso 10/16A		sensori di movimento
	presa dati RJ 45		presa 32A interbloccata
			presa 16A interbloccata

LEGENDA - CORPI ILLUMINANTI	
	corpi illuminanti puntuali
	corpi illuminanti lineari
	applique a parete

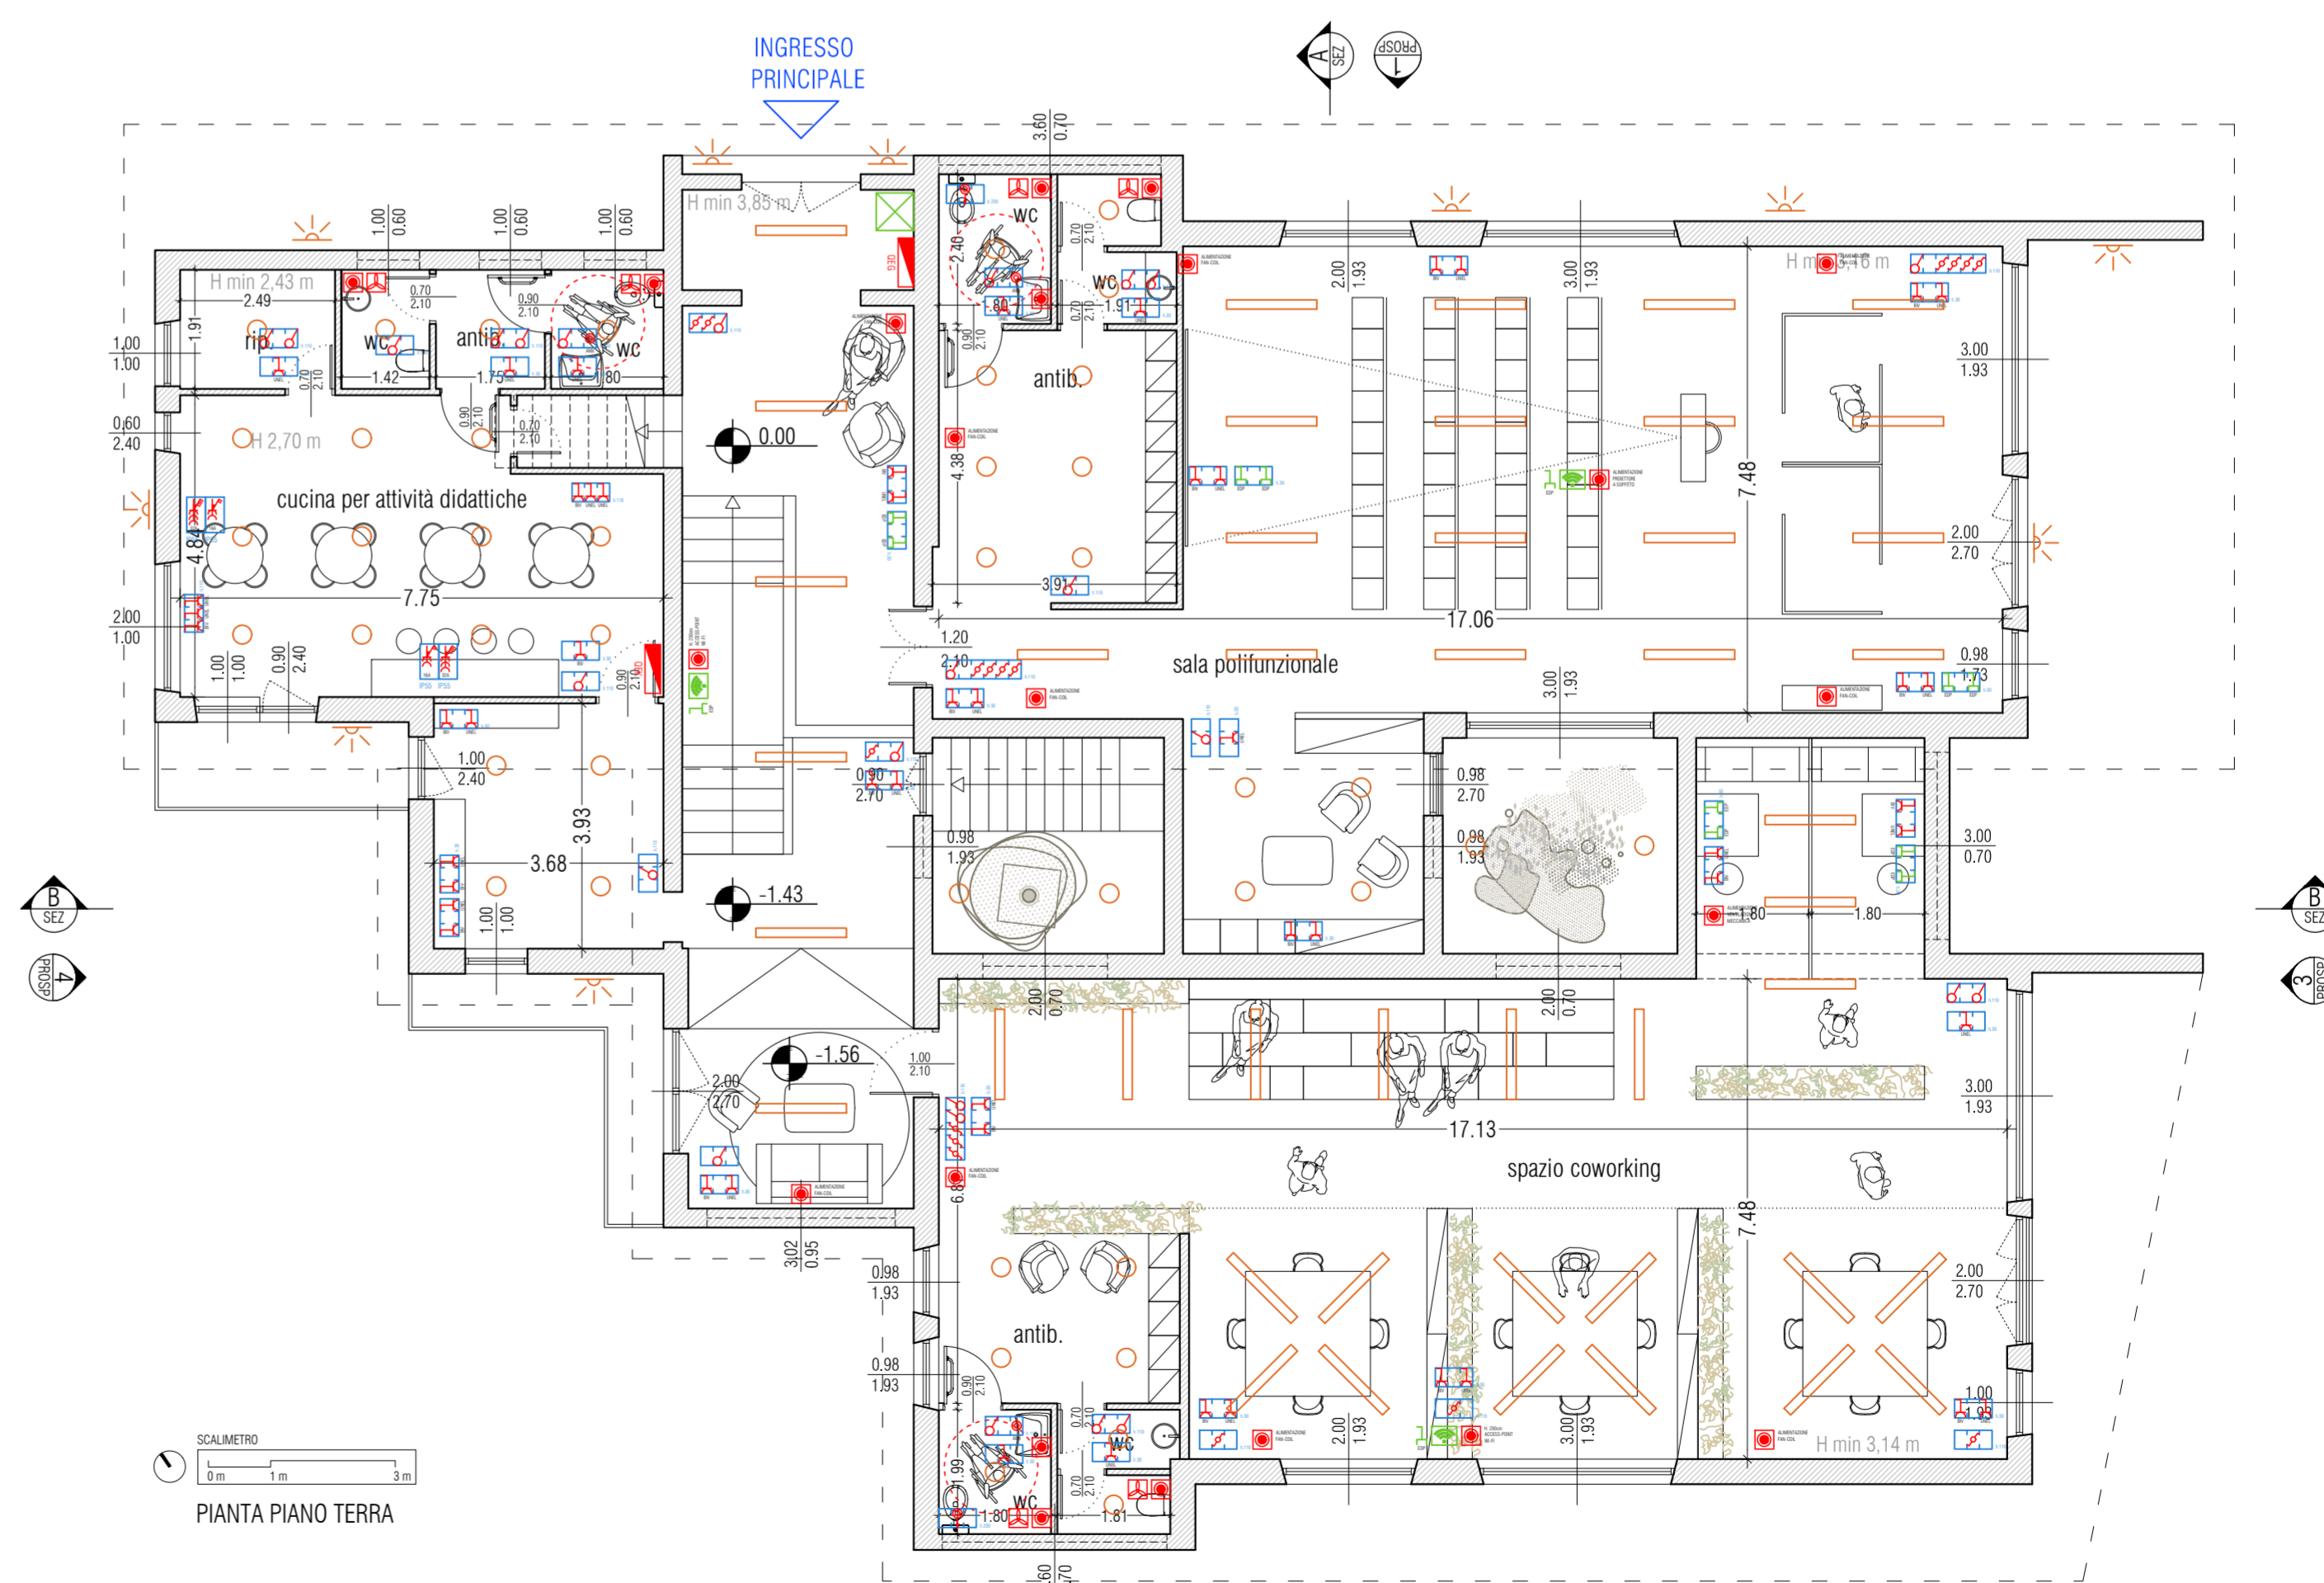

SCALMETRO  
0m 1m 3m  
PIANTA PIANO TERRA

IMPIANTO ELETTRICO - SCALA 1:100

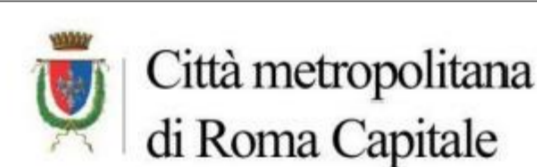

## PIANI URBANI INTEGRATI Poli Culturali, Civici e di Innovazione

Decreto - legge del Ministero dell'Interno del 6 novembre 2021, n. 152 art. 21  
(convertito, con modificazioni, in Legge 29 dicembre 2021, n. 233)

«Piani Urbani Integrati - M5C2 - Investimento 2.2» del PNRR

CUP F93G22000030001 – euro 40.975.000

Comune di Vivaro Romano

ID 120  
Importo € 450.000,00

Titolo Intervento:  
"Polo Civico ex Scuola Materna Via dei Piani"

Livello di progettazione: PROGETTO DEFINITIVO

Tav. GR-IE  
IMPIANTO ELETTRICO

File:

Data

07/11/2023

Rev.

00

Data:

Rev.

00

Data:

Rev.

00

Data:

Rapp.:

1:100

Formato:

A1

Collaboratori:

Altre collaborazioni:

Direzione Lavori:

Coordinatore della sicurezza in fase di progettazione:

Coordinatore della sicurezza in fase di esecuzione:

Coordinatore e Responsabile DNSH: